
150米三峡游轮装饰艺术设计工程施工图


专业: 客房装施


工程号:


中京方正(北京)工程技术有限公司


二零二五年四月

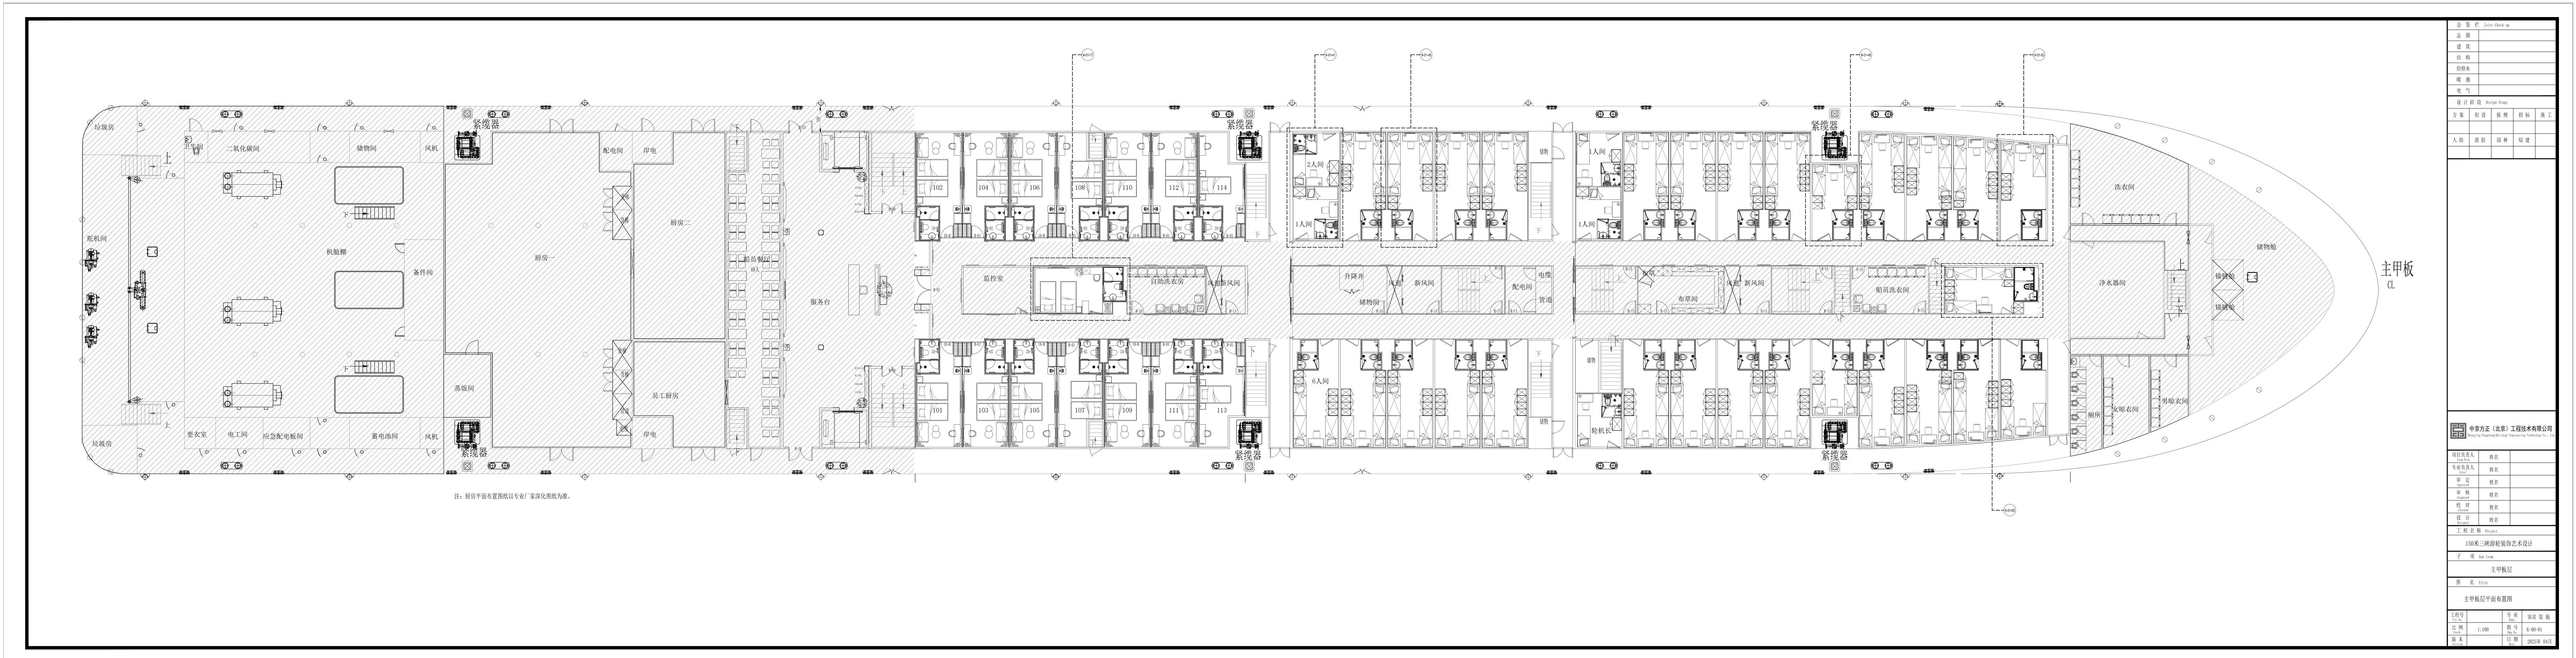

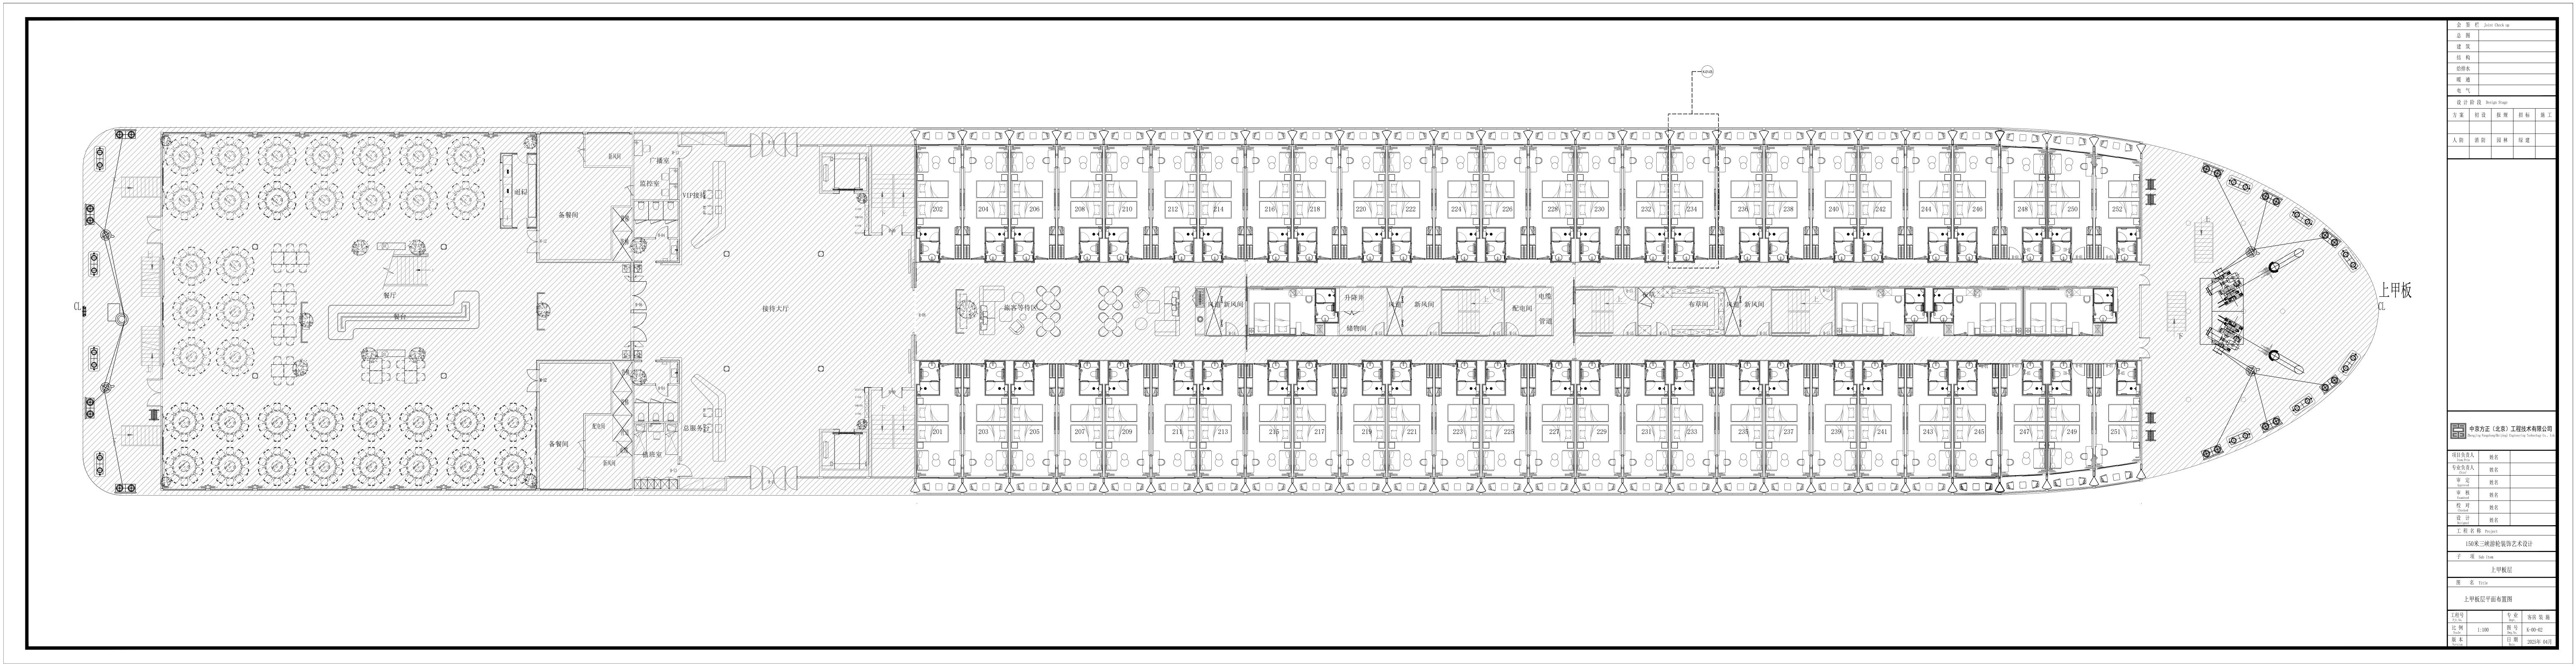

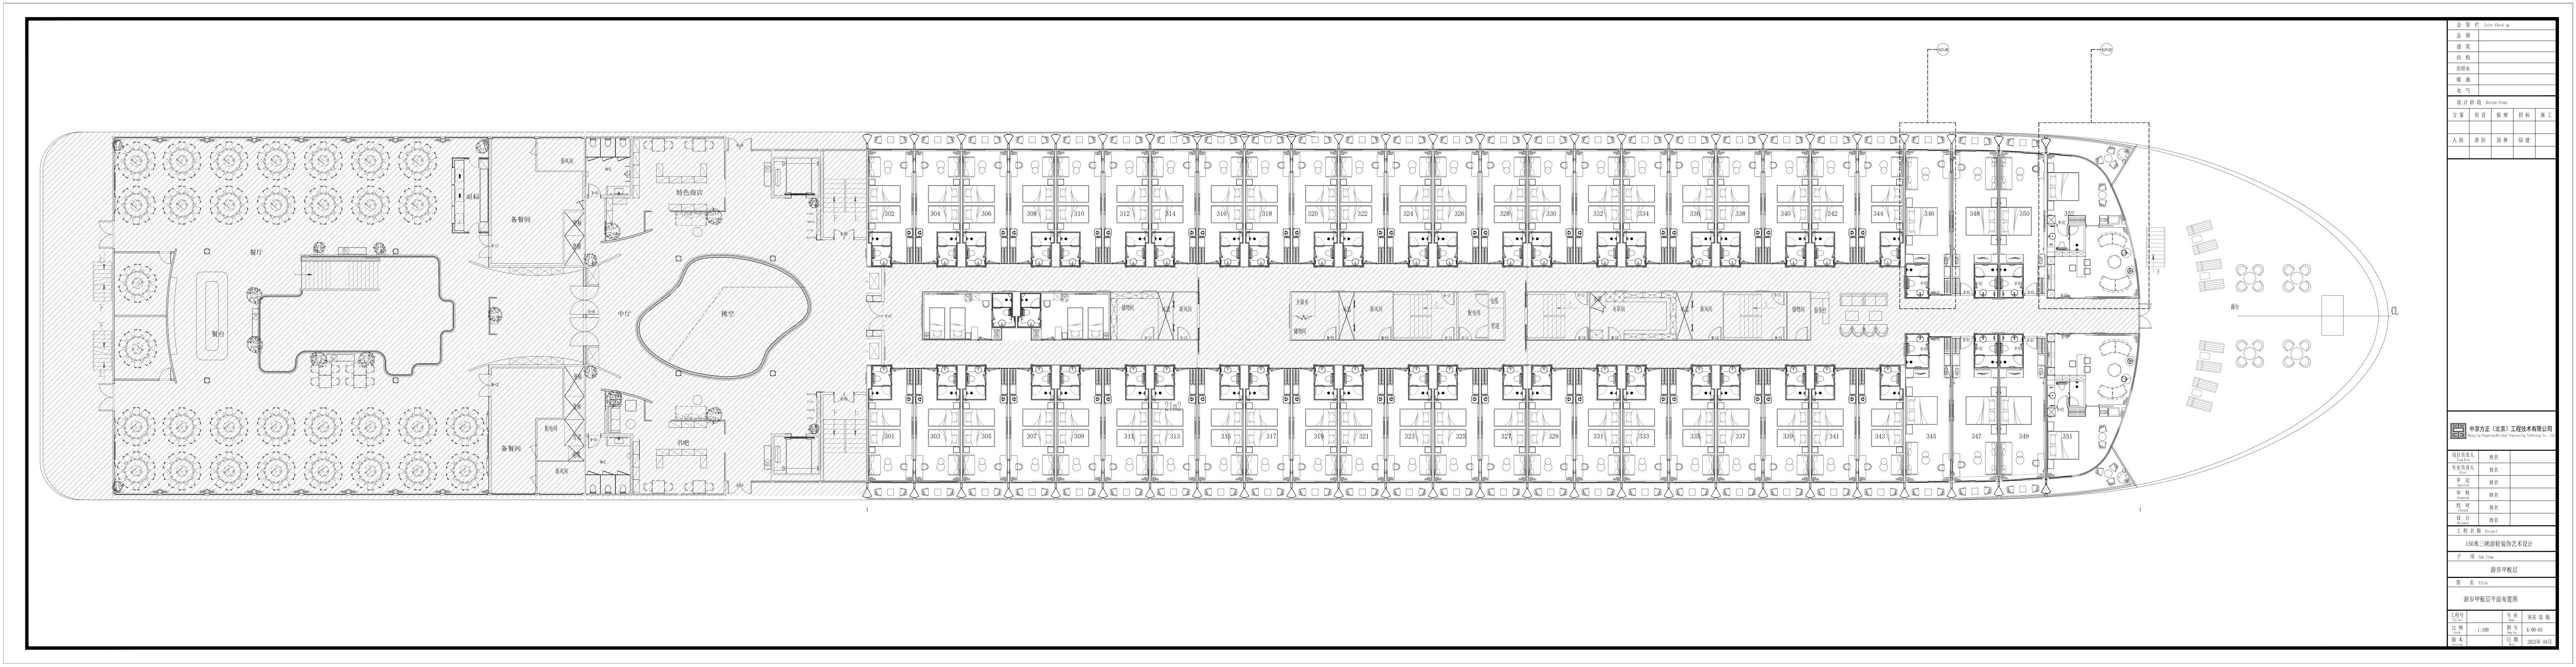

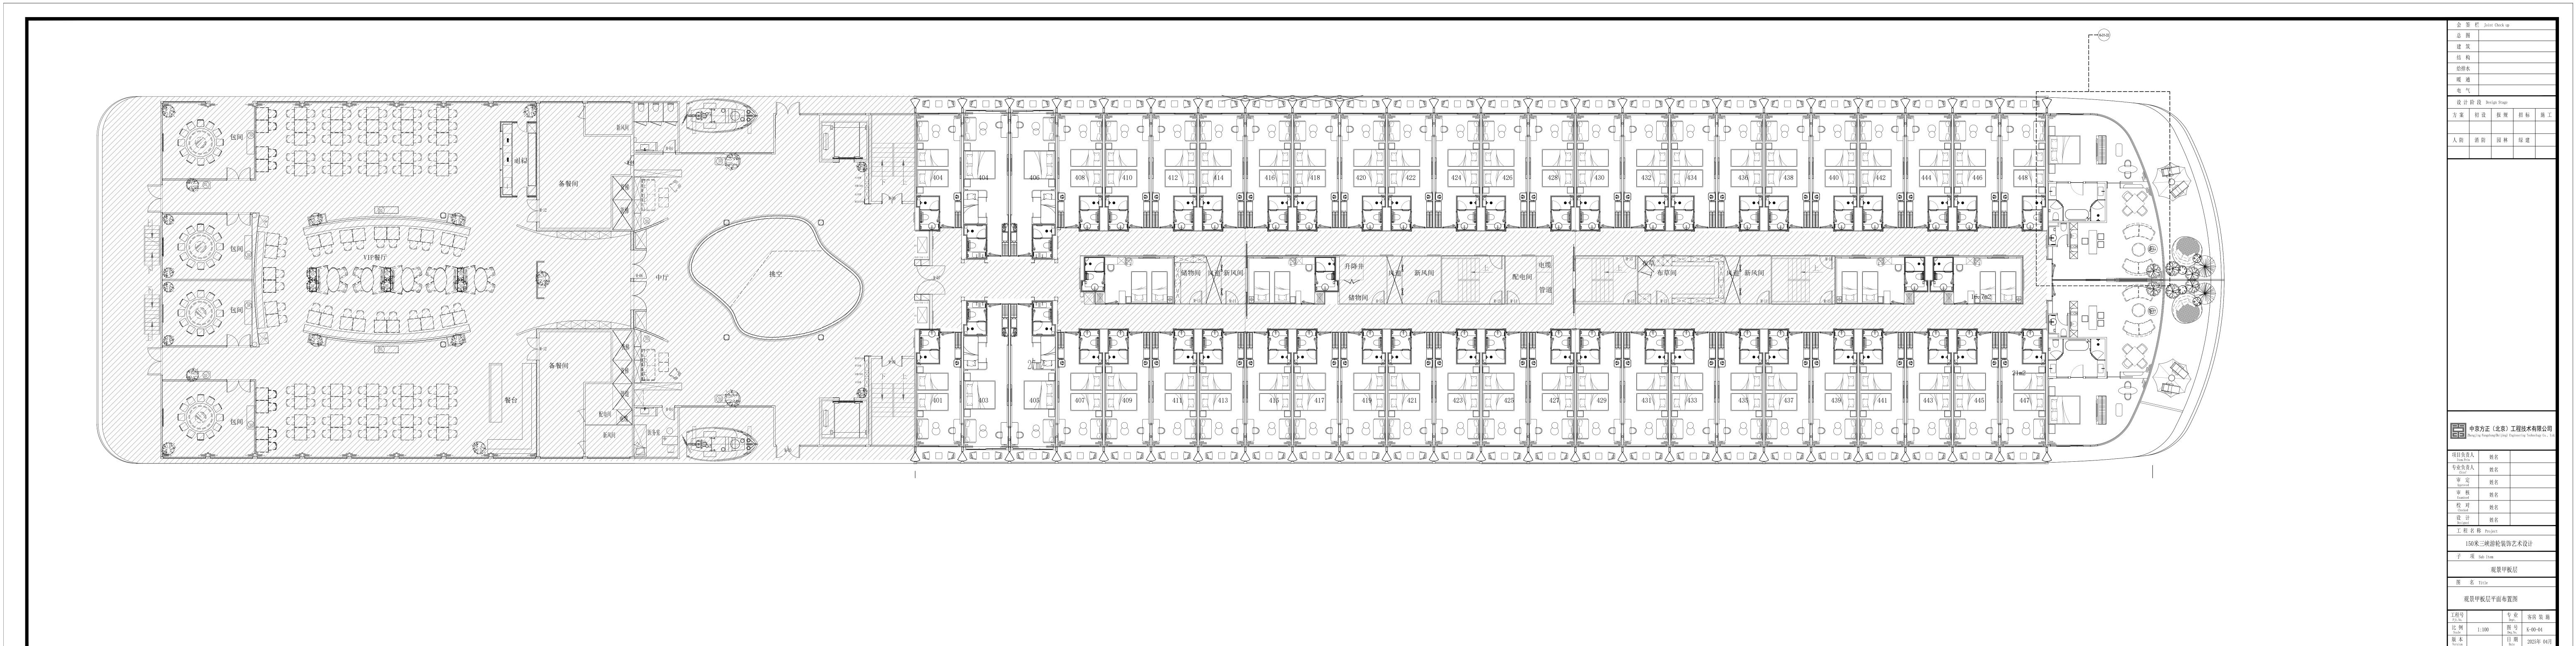

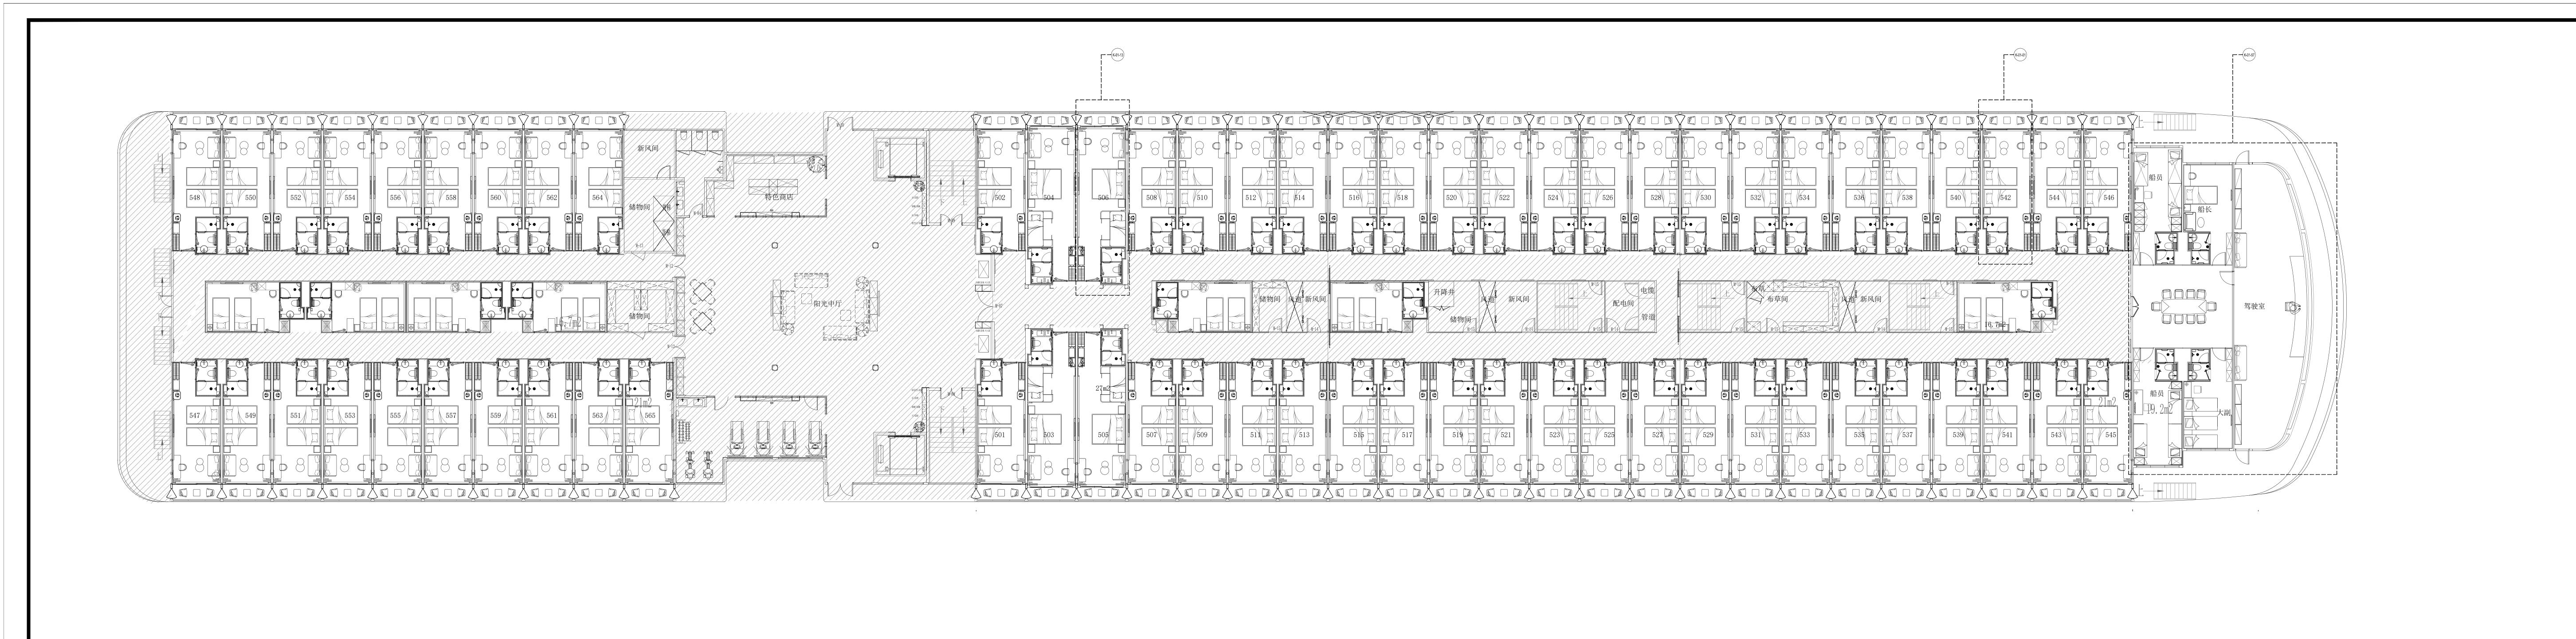

结 构 给排水 暖 通 电 气

 设计阶段
 Design Stage

 方案
 初设
 报规
 招标
 施

 人防
 消防
 园林
 绿建

项目负责人
Item.Prin

专业负责人
Chief

审定
Approved

审核
Examined

姓名

姓名

姓名

姓名

校 对 姓名

设 Designed 姓名

工程名称 Project

子 项 Sub Item

图 名 Title

驾驶甲板层平面布置图


150米三峡游轮装饰艺术设计

驾驶甲板层

 专业 Dept.
 客房装施

 1:100
 图号 K-00-05

 日期 Date
 2025年 04月

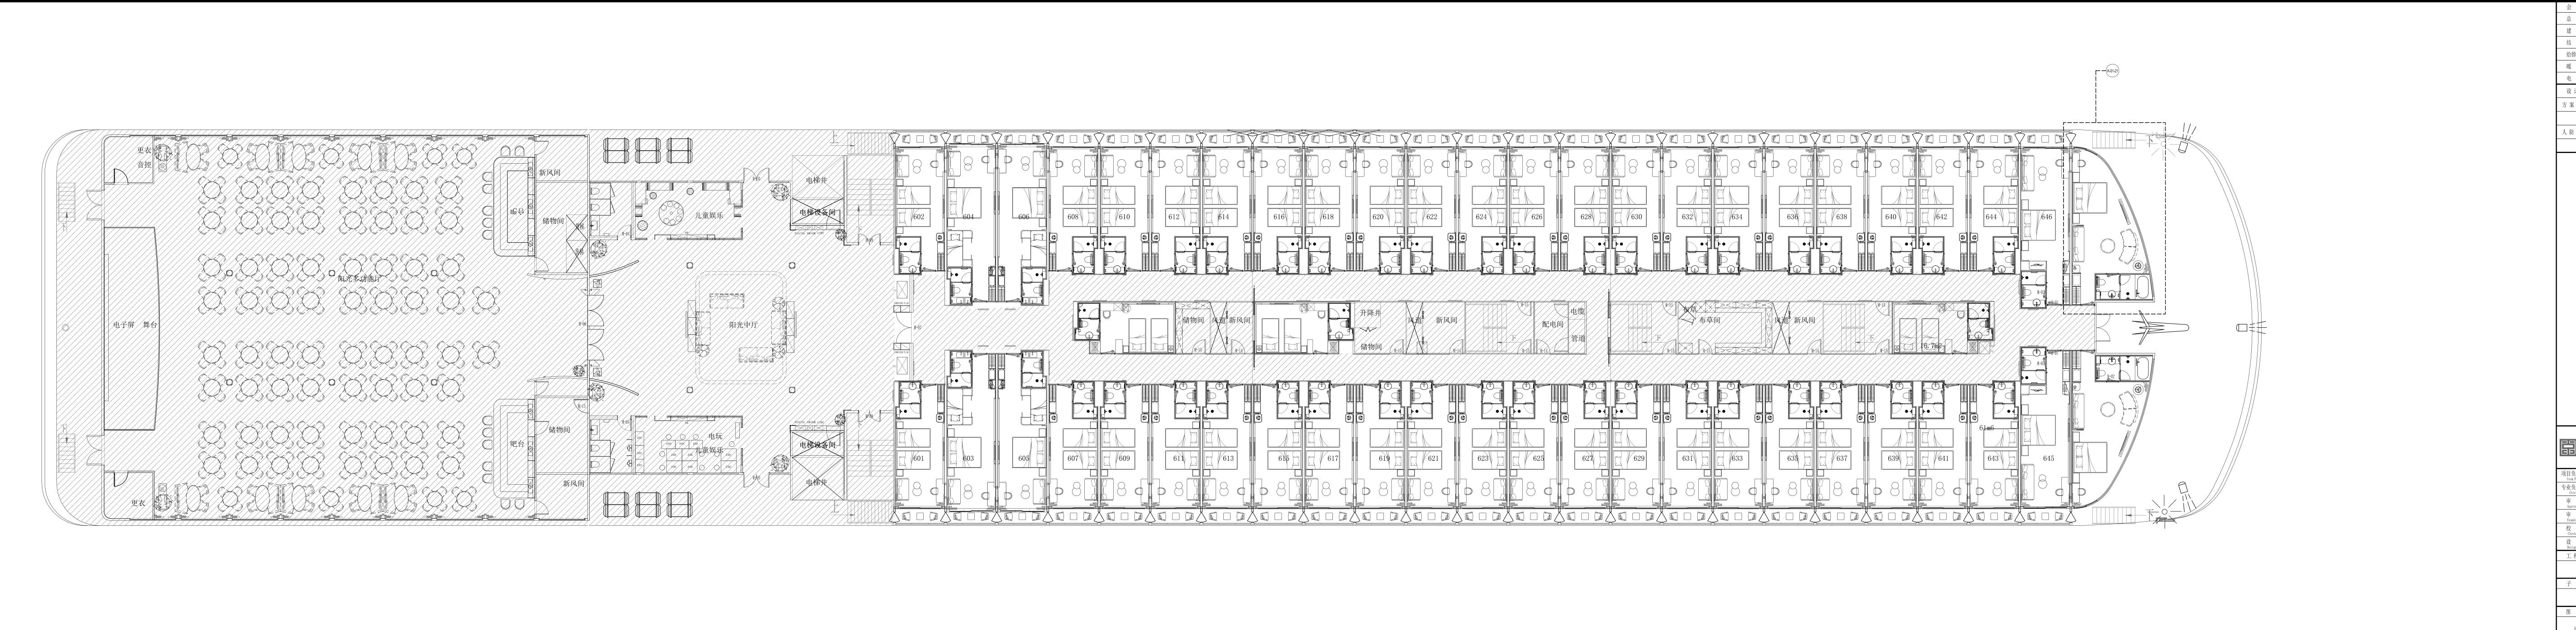

 设计阶段 Design Stage

 方案 初设 报规 招标 施

 人防 消防 园林 绿建

 项目负责人
 姓名

 专业负责人
 姓名

 审定
 处名

 Approved
 姓名

 审核
 姓名

 Examined
 姓名
 校 对 Checked 姓名

设 计 Designed 姓名 工程名称 Project

150米三峡游轮装饰艺术设计

子 项 Sub Item 阳光甲板层


图 名 Title

阳光甲板层平面布置图

 专业 Dept.
 客房装施

 1:100
 图号 K-00-06

 日期 Date
 2025年 04月

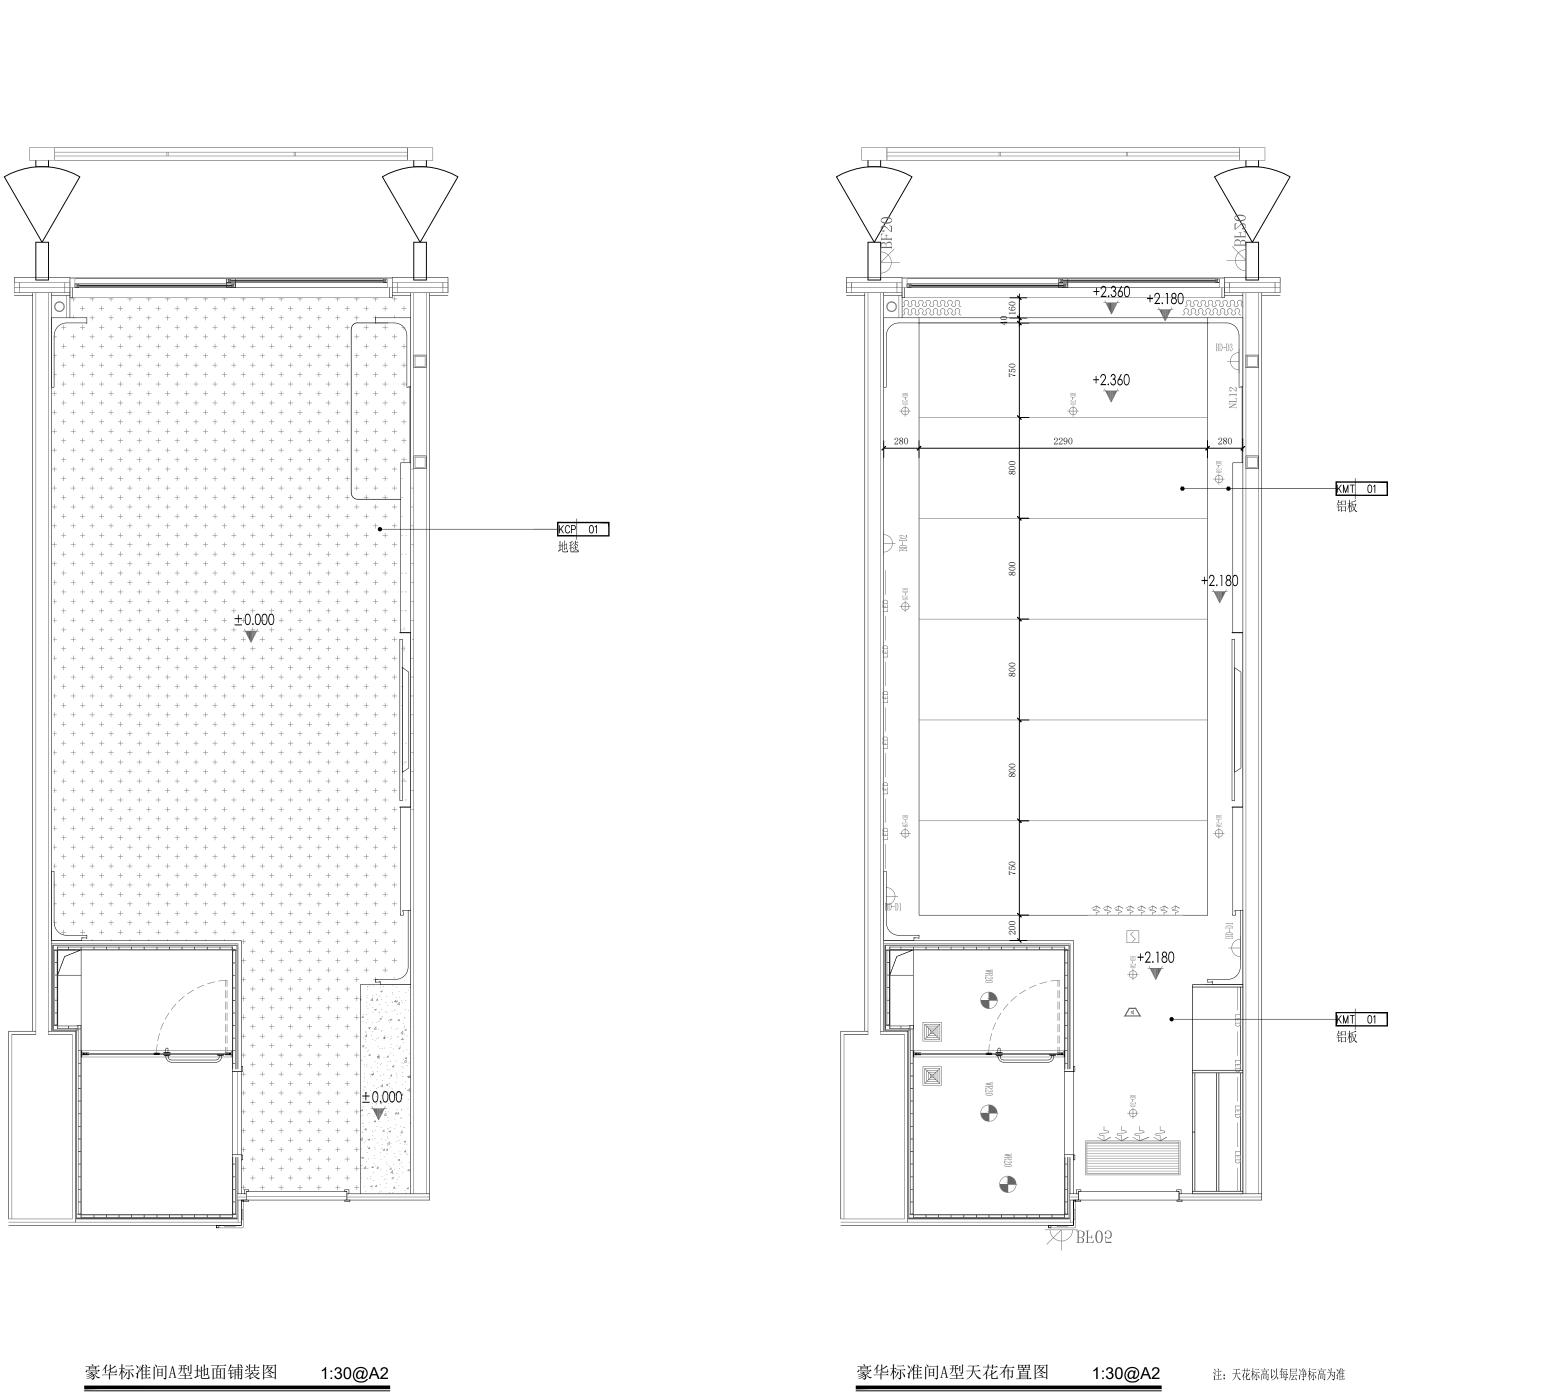

 会签栏 Joint Check up

 总图

 建筑

 结构

 给排水

 暖通

 电气

 设计阶段 Design Stage

 方案 初设 报规 招标 施工

消防 园林 绿建

中京方正(北京)工程技术有限公司 Zhongjing Fangzheng(Beijing) Engineering Technology Co., Ltd.

项目负责人 Item.Prin	姓名	
专业负责人 Chief	姓名	
审 定 Approved	姓名	
审 核 Examined	姓名	
校 对 Checked	姓名	
设 计 Designed	姓名	

工程名称 Project

150米三峡游轮装饰艺术设计

子 项 Sub Item 客房区域


图 名 Title

豪华标准间A型地面铺装图 豪华标准间A型天花布置图

 工程号 Pjt. No.
 专业 Dept.
 客房装施

 比例 Scale
 1:30
 图号 Dwg. No.
 K-01-02

 版本 Version
 日期 Date
 2025年 04月

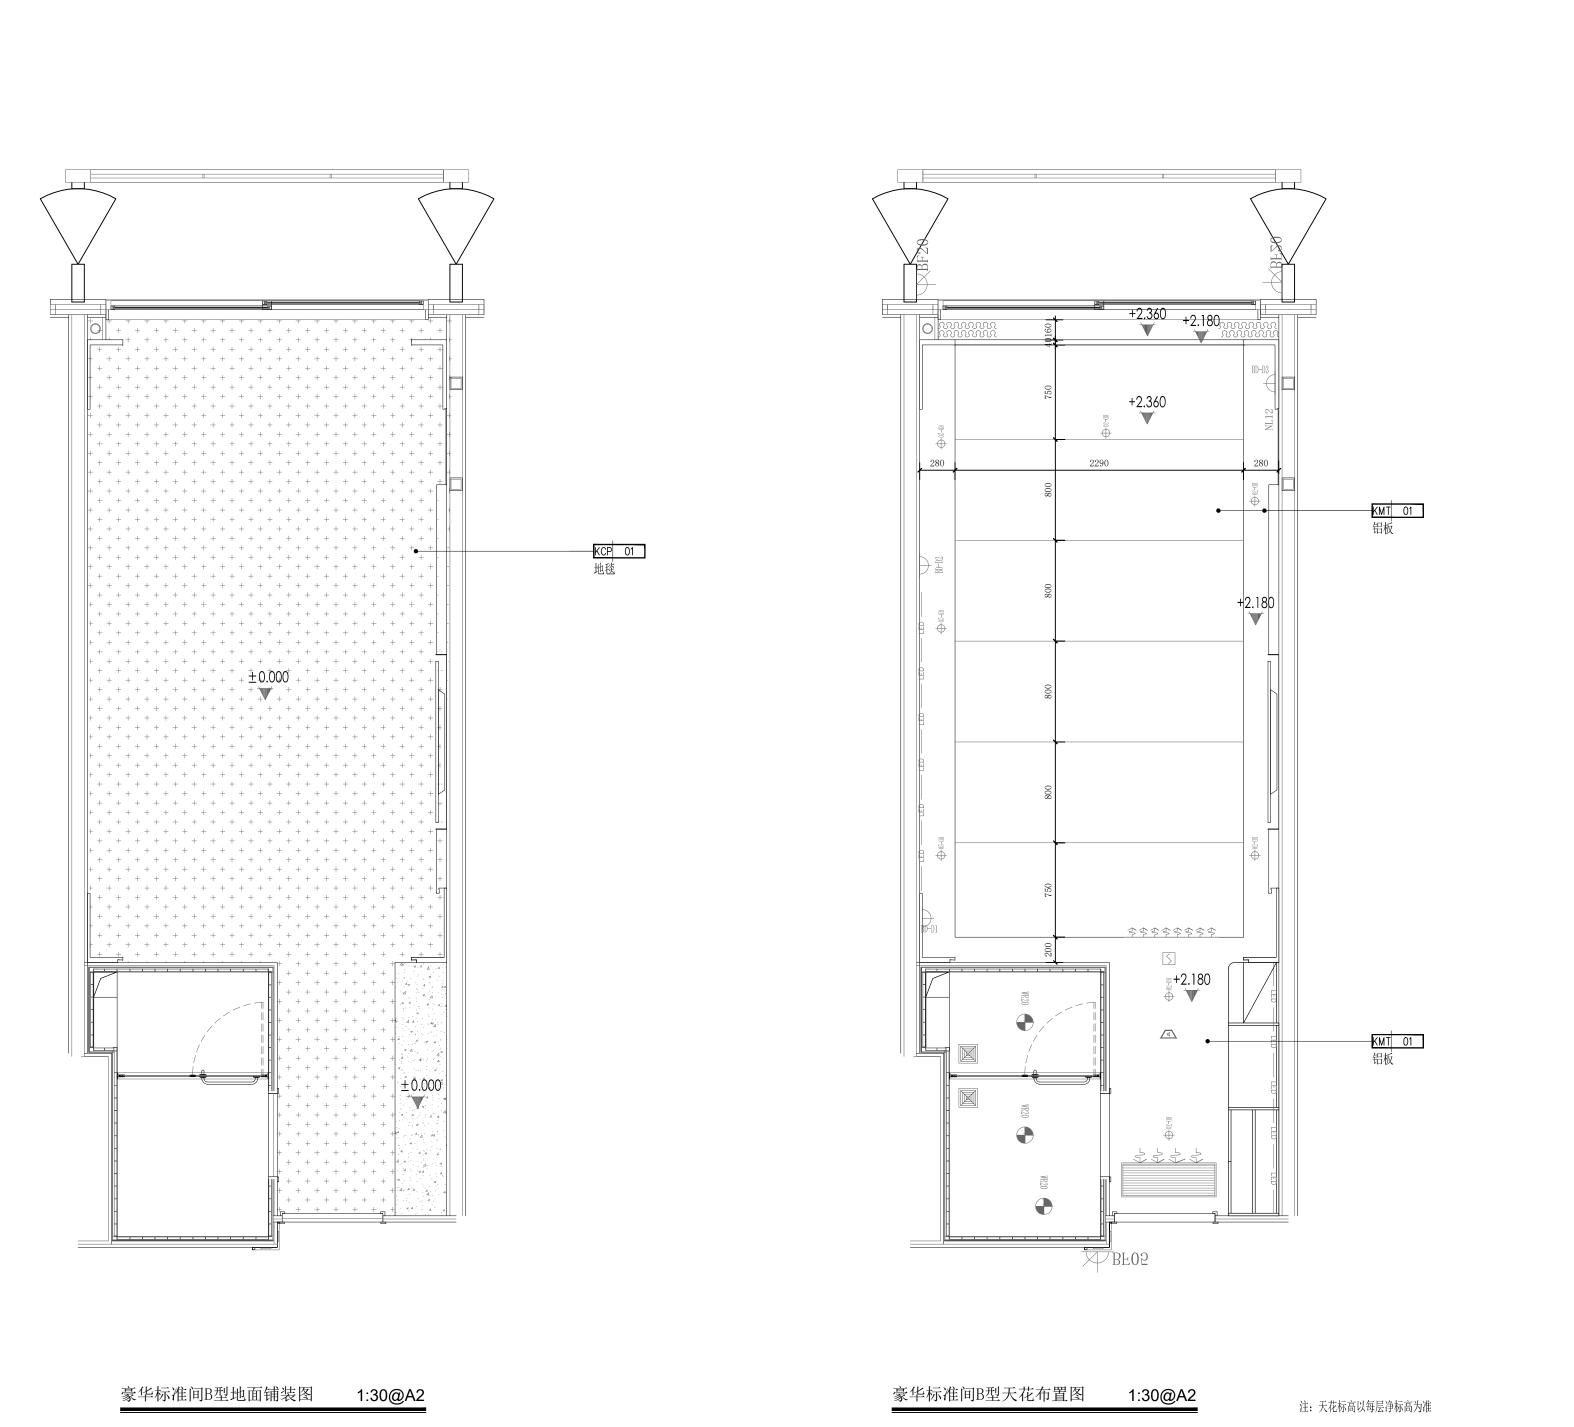

总图
建筑
结构
给排水
暖通
电气
设计阶段 Design Stage
方案 初设 报规 招标 施工
人防 消防 园林 绿建

会签栏 Joint Check up

中京方正(北京)工程技术有限公司 Zhongjing Pangzheng(Beijing) Engineering Technology Co., Ltd.

项目负责人
Item.Prin

专业负责人
Chief

中 定
Approved

中 核
Examined

校 对
Checked

设 计
Designed

工程名称 Project

150米三峡游轮装饰艺术设计

子 项 Sub Item 客房区域


图 名 Title


豪华标准间B型地面铺装图 豪华标准间B型天花布置图


 工程号
Pjt. No.
 专业
Dept.
 客房装施


 比例
Scale
 1:30
 图号
Dwg. No.
 K-01-06


 版本
Version
 日期
Date
 2025年 04月

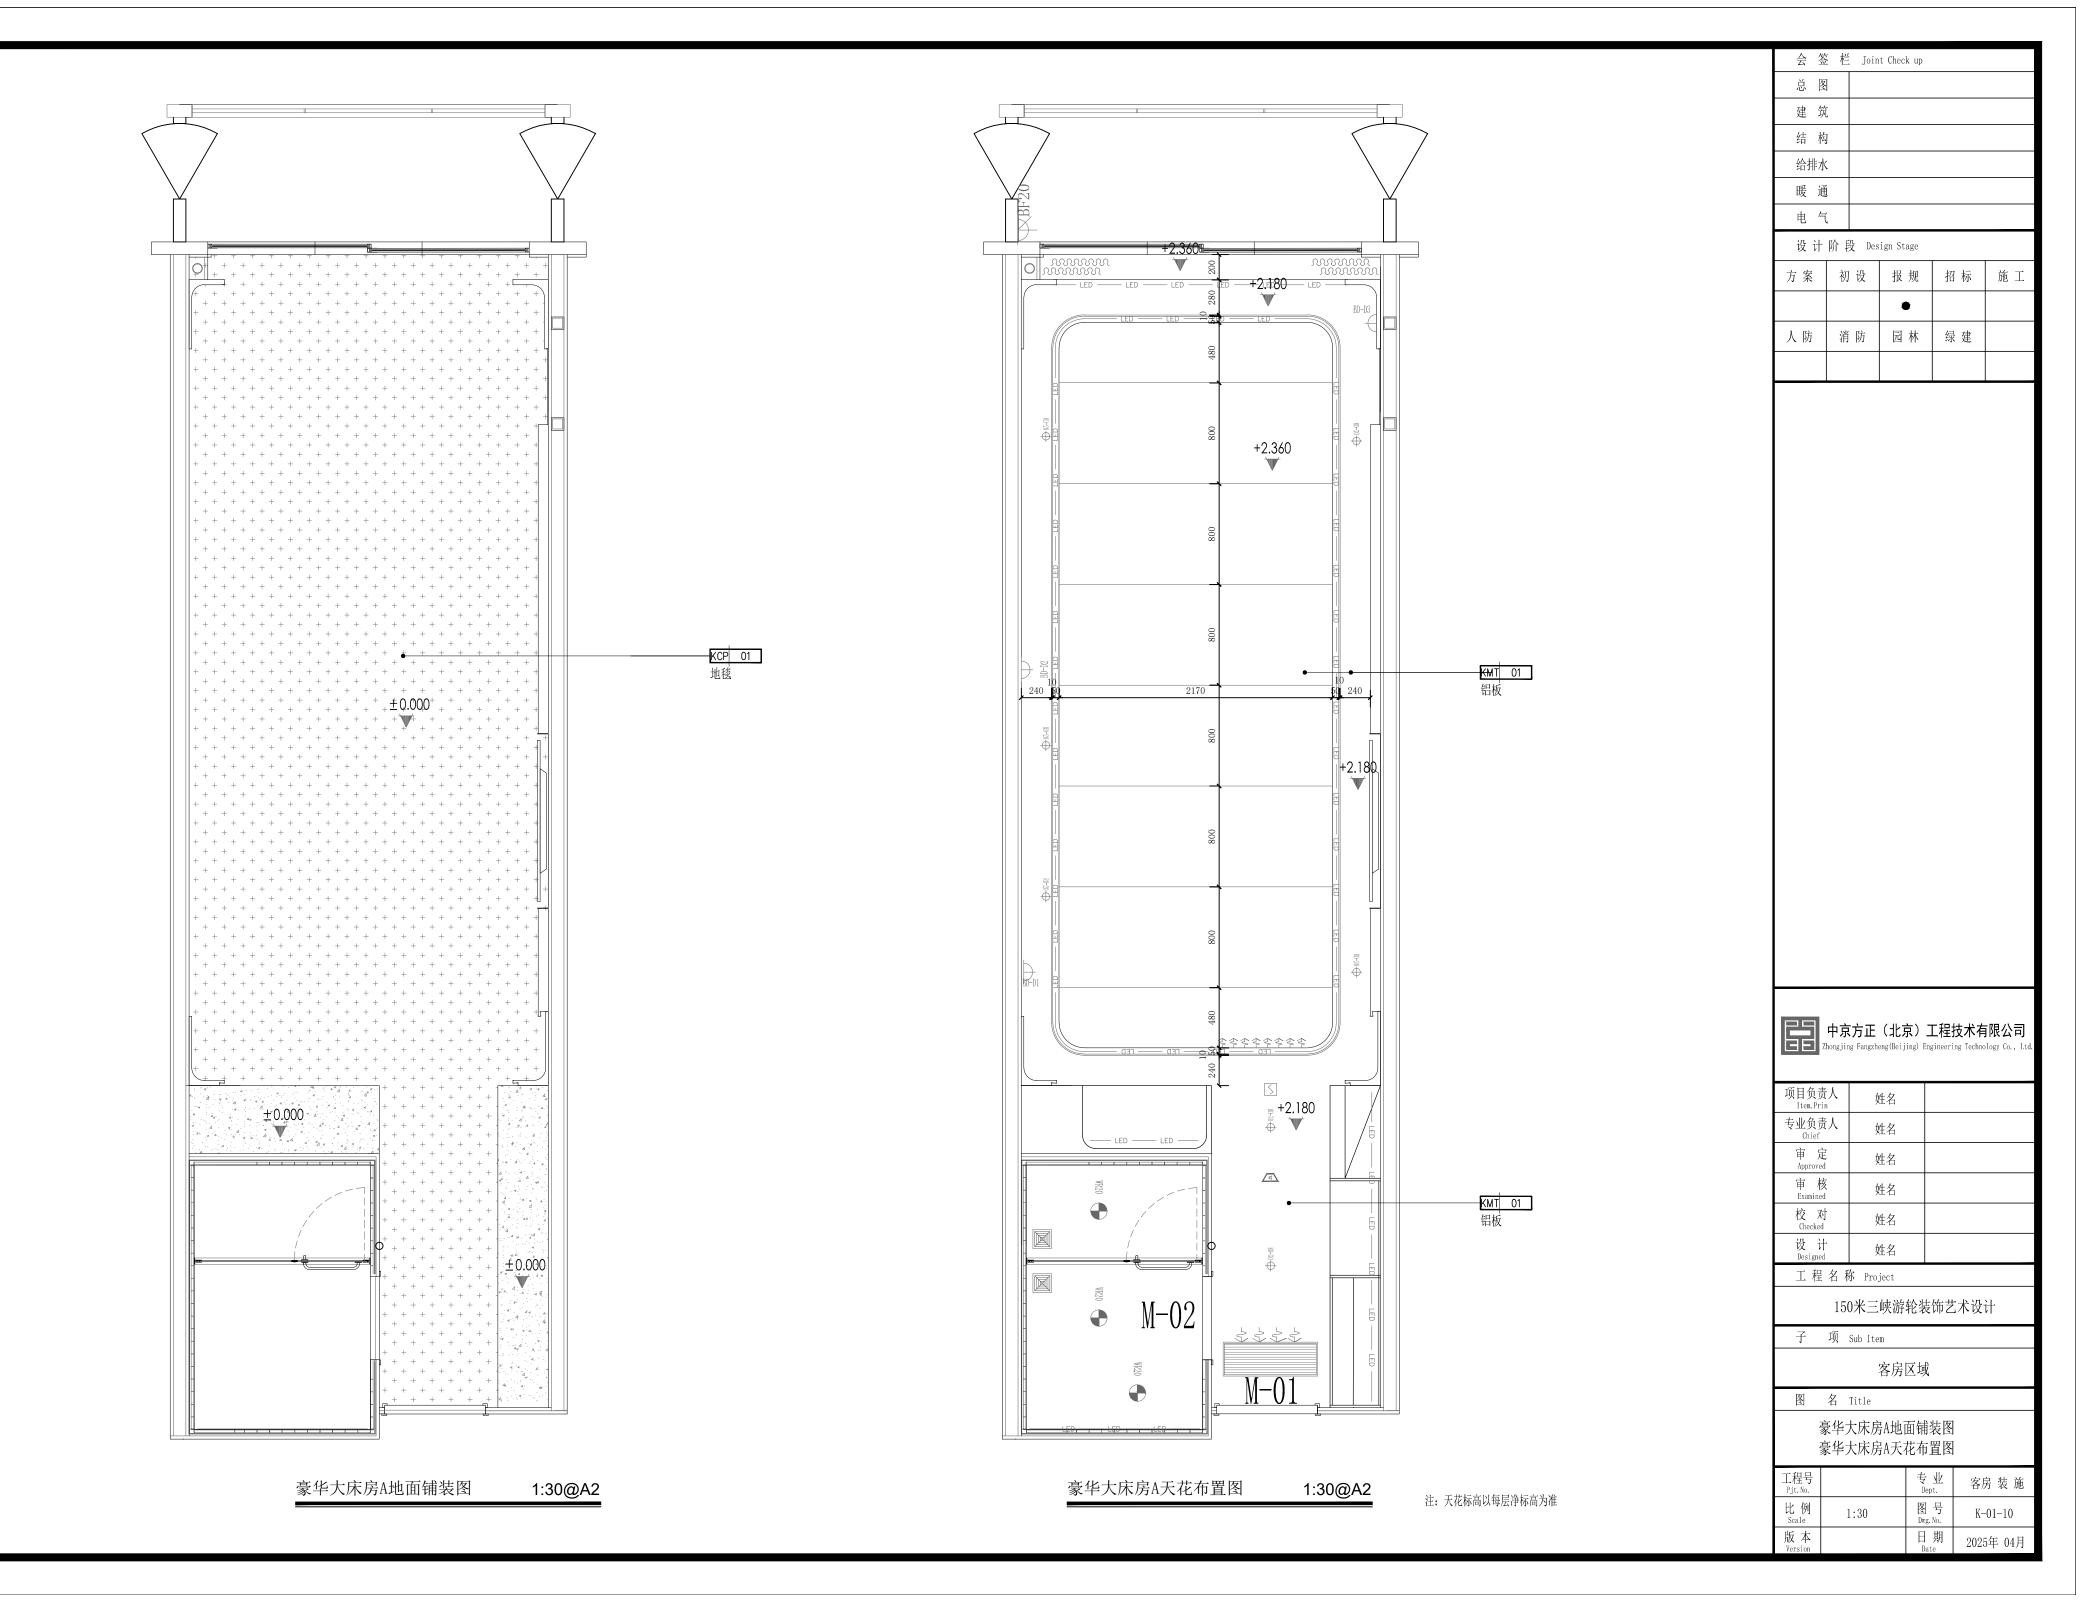

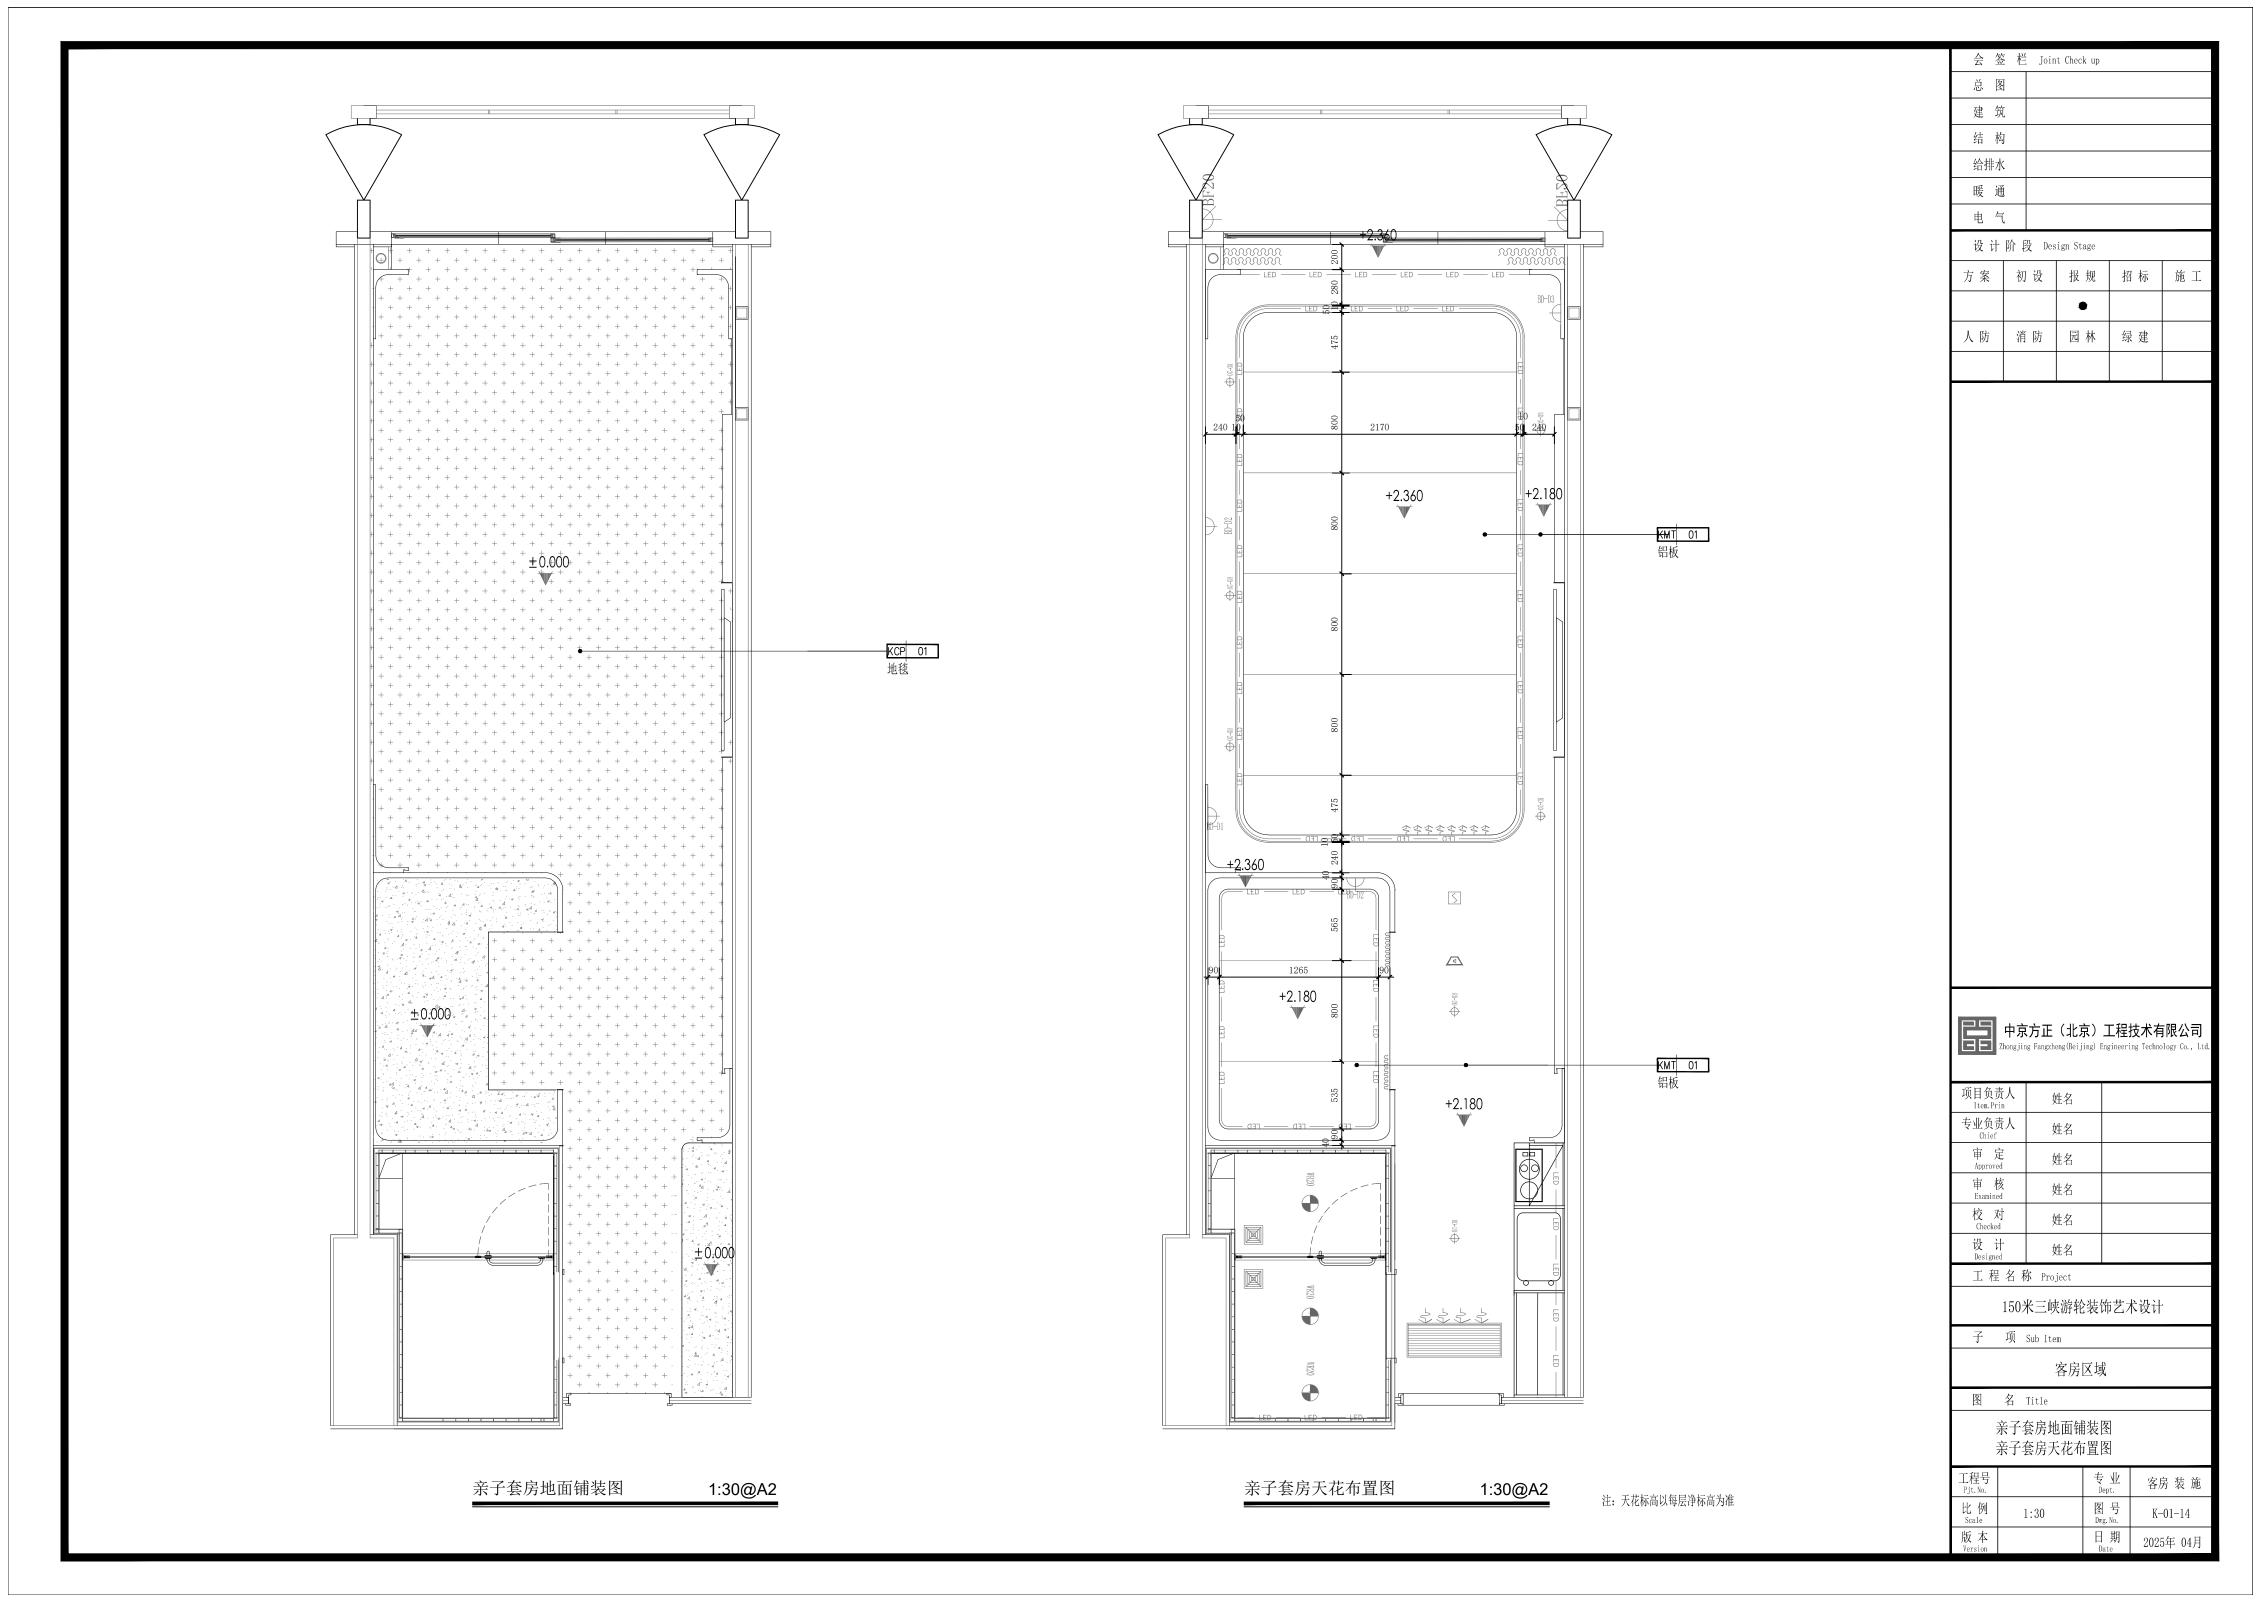

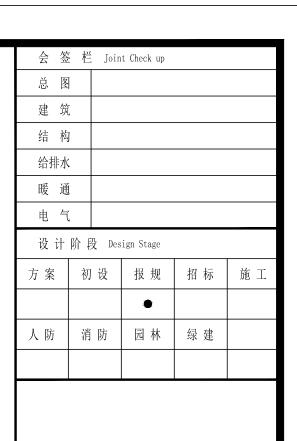

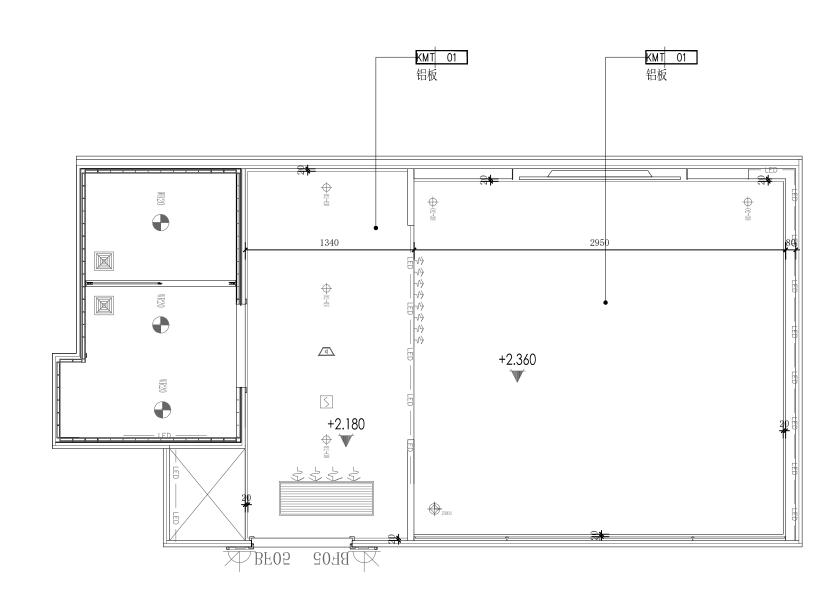

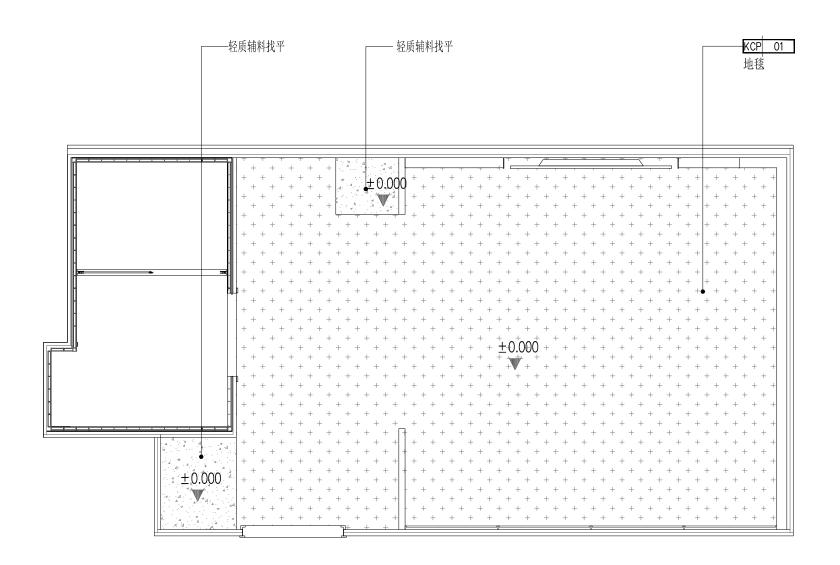

中京方正(北京)工程技术有限公司 Zhongjing Pangzheng(Beijing) Engineering Technology Co., Ltd.

项目负责人 Item.Prin	姓名	
专业负责人 Chief	姓名	
审 定 Approved	姓名	
审 核 Examined	姓名	
校 对 Checked	姓名	
设 计 Designed	姓名	
工程名和	尔 Project	

150米三峡游轮装饰艺术设计

子 项 Sub Item


客房区域


图 名 Title

内仓标准间地面铺装图 内仓标准间天花布置图

客房 装 施 1:30 K-01-18 版本 Version 日期 Date 2025年 04月

1:30@A2 内仓标准间天花布置图 注:天花标高以每层净标高为准

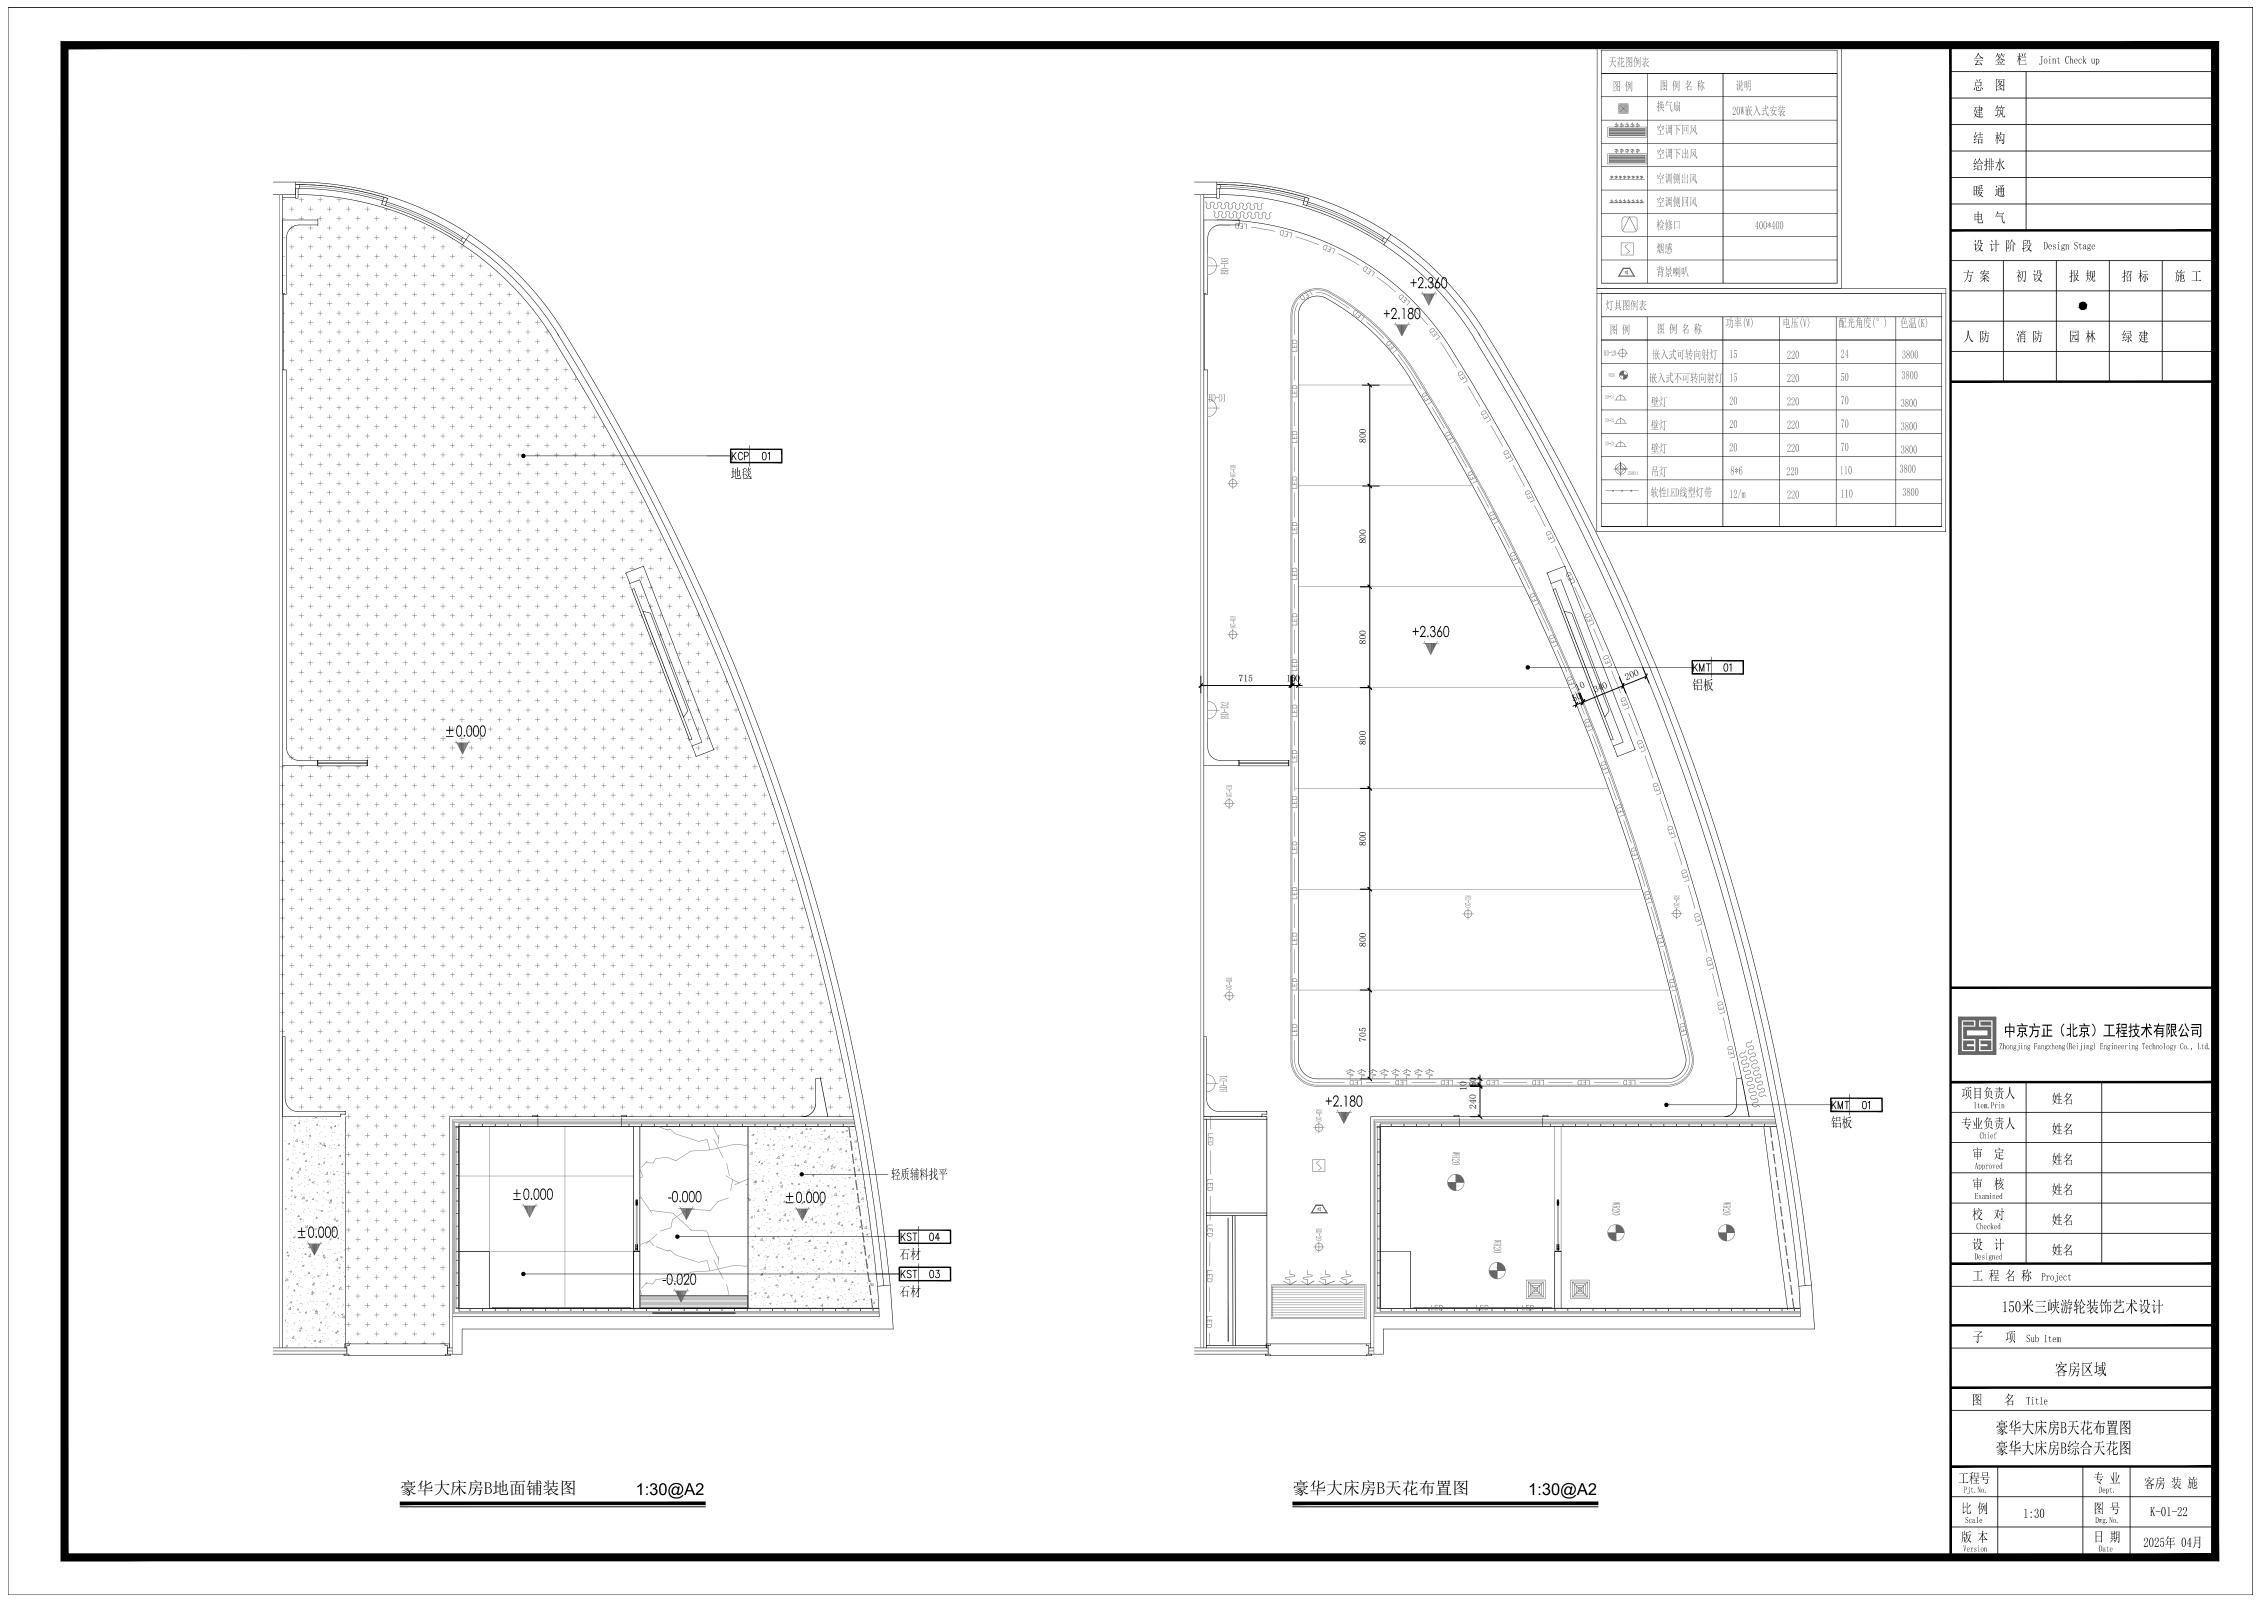

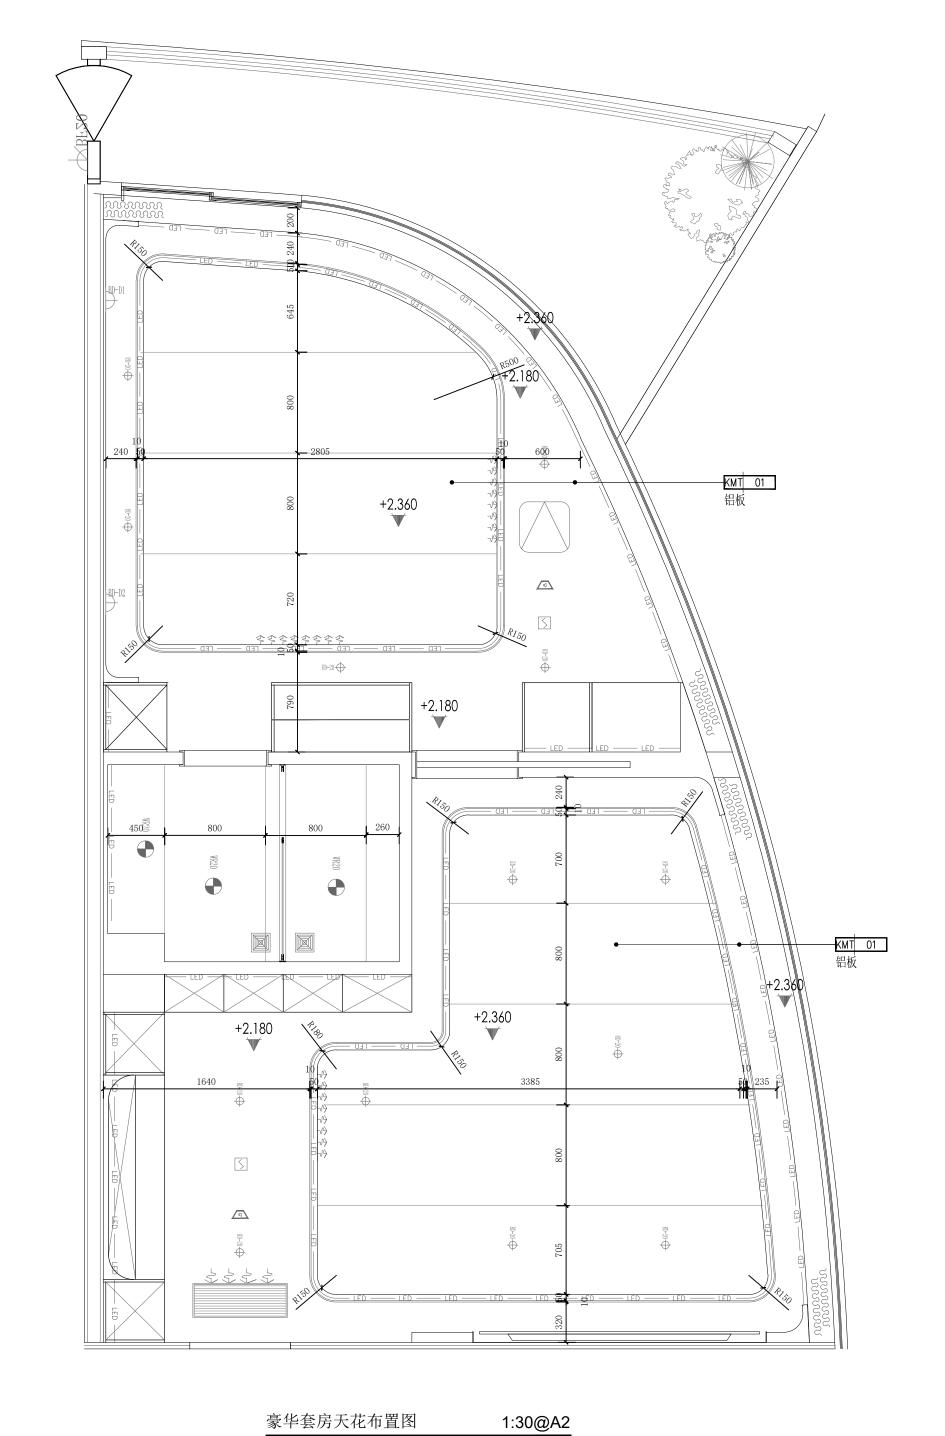

天花图例表	天花图例表					
图例	图例名称	说明				
	换气扇	20W嵌入式安装				
55555	空调下回风					
****	空调下出风					
2222222	空调侧出风					
****	空调侧回风					
	检修口	400*400				
5	烟感					
✓	背景喇叭					

灯具图例表						
图例	图例名称	功率(W)	电压(V)	配光角度(゜)	色温(K)	
RD-20-	嵌入式可转向射灯	15	220	24	3800	
1520	嵌入式不可转向射灯	15	220	50	3800	
10-11	壁灯	20	220	70	3800	
10-12 <u>~</u>	壁灯	20	220	70	3800	
10-10	壁灯	20	220	70	3800	
ZR01	吊灯	8*6	220	110	3800	
	软性LED线型灯带	12/m	220	110	3800	

豪华套房天花布置图

暖通 电 气 设计阶段 Design Stage 方案 初设 报规 招标 人防 消防 园林 绿建 中京方正(北京)工程技术有限公司 Zhongjing Fangzheng(Beijing) Engineering Technology Co., Ltd. 项目负责人 Item. Prin 专业负责人 Chief 姓名 审 核 Examined 姓名 校 对 Checked 姓名 设 计 Designed 工程名称 Project 150米三峡游轮装饰艺术设计 子 项 Sub Item 客房区域

图 名 Title

豪华套房综合天花图

1:30

专业 客房装施


日期 Date 2025年 04月

K-01-28

会 签 栏 Joint Check up

建筑

结 构 给排水

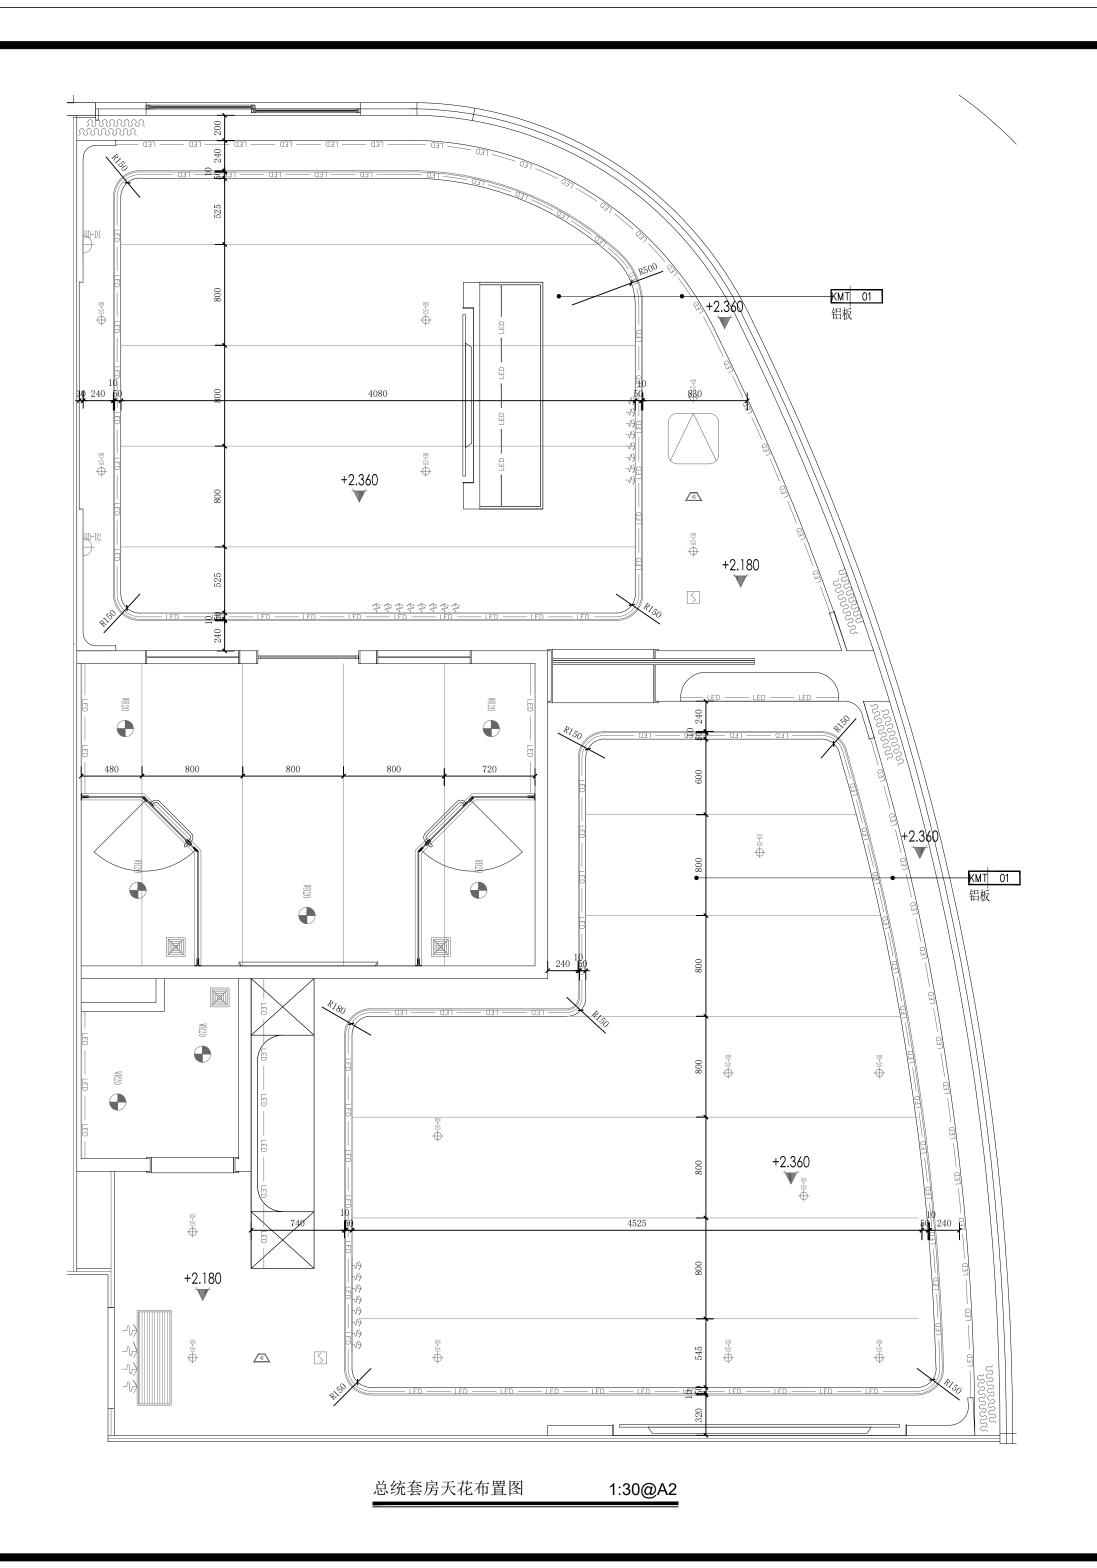

天花图例表

河 换气扇

李孝孝孝孝 空调下出风

空调侧回风

检修口

国 烟感

灯具图例表

背景喇叭

图例 图例名称

嵌入式不可转向射灯 15

软性LED线型灯带

空调侧出风

图 例 图 例 名 称 说明

20W嵌入式安装

400*400

3800

3800

3800

会 签 栏 Joint Check up 总 图 建筑 结 构 给排水 暖通 电 气 设计阶段 Design Stage 方案 初设 报规 招标 人防 消防 园林 绿建 中京方正(北京)工程技术有限公司 Zhongjing Fangzheng(Beijing) Engineering Technology Co., Ltd. 项目负责人 Item. Prin 专业负责人 Chief 姓名 审 核 Examined 姓名 校 对 Checked 姓名 设 计 Designed 工程名称 Project 150米三峡游轮装饰艺术设计 子 项 Sub Item 客房区域

图 名 Title

总统套房综合天花图

1:30

专业 客房装施

日期 Date 2025年 04月

K-01-36